


PLANTA BAIXA


ESCALA: 1/100

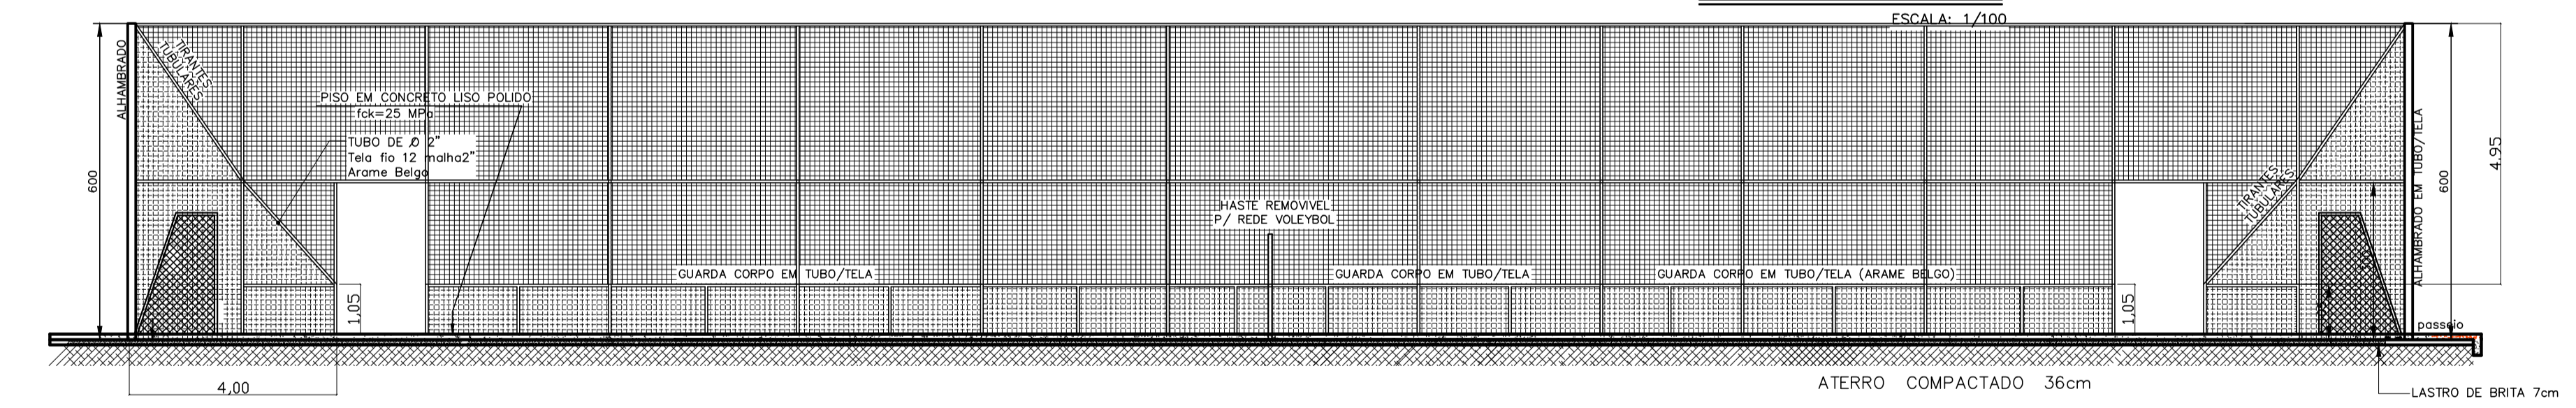

CORTE A-A


ESCALA: 1/100

PISO QUADRA

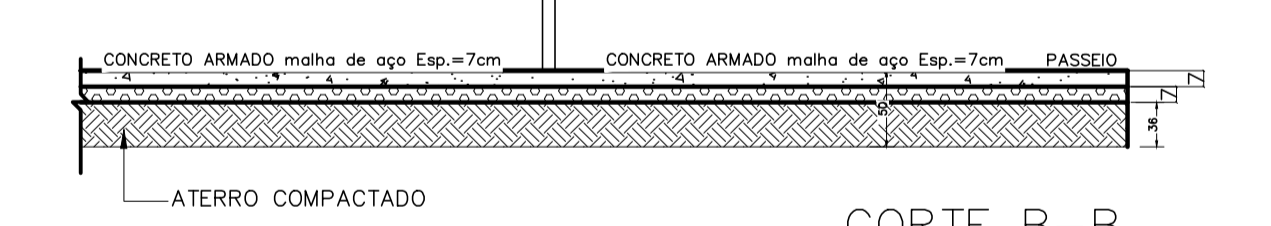

CORTE B-B

ESCALA: 1/50

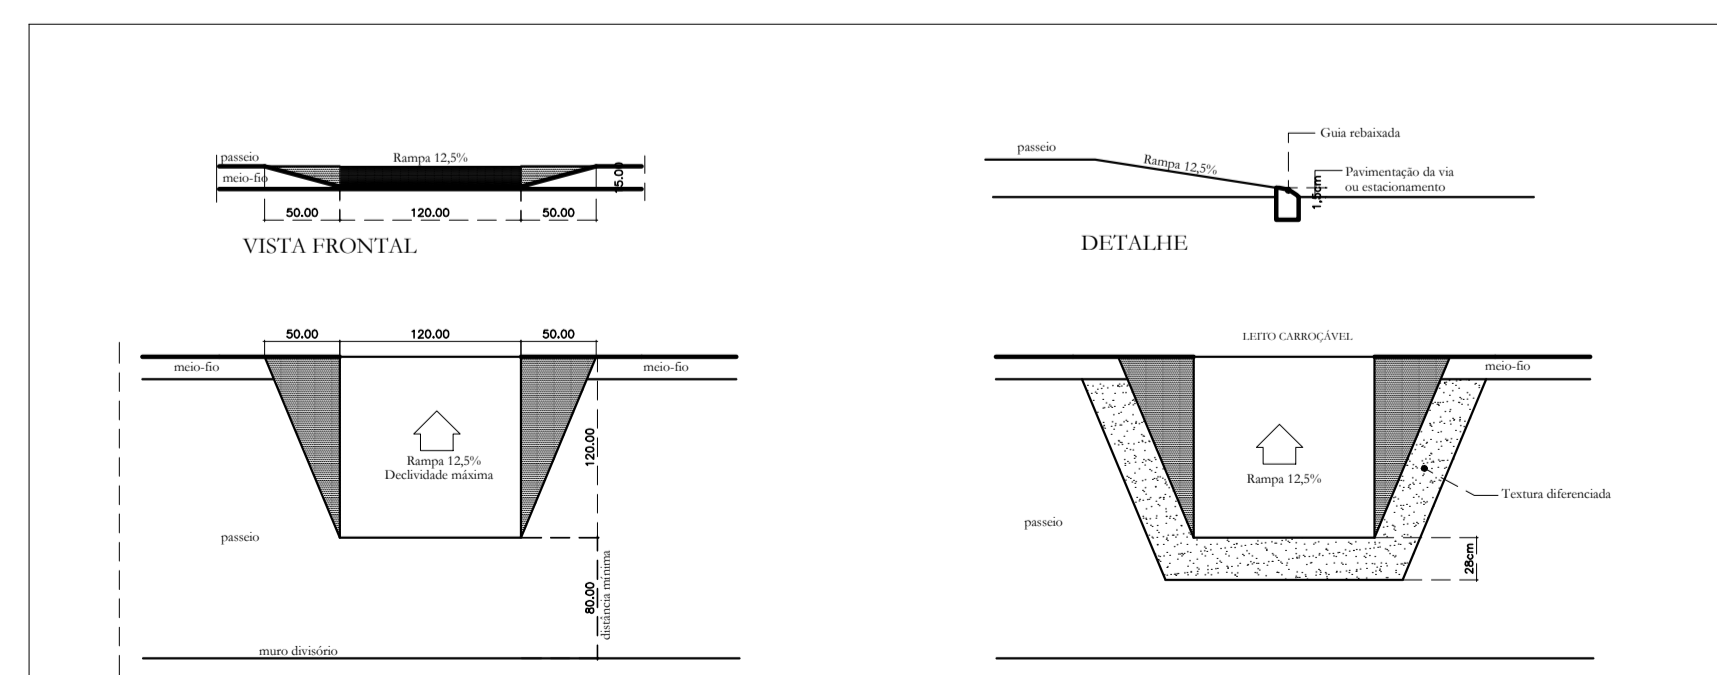

DETALHE DA RAMPA DE PASSEIO

escala 1:200

NOTAS

- 1 - PISO DA QUADRA EM CONCRETO ARMADO LISO POLIDO PINTADO - TINTA EPOXI
- 2 - A HASTE REMOVIVEL P/ FIXAÇÃO DA REDE DE VOLEYBOL SERÁ ENCAIXADA EM FURO, NO PISO DEVENDO HAVER TAMPÃO NA FALTA DA HASTE

APROVAÇÃO	TÍTULO			<b>PROJETO ARQUITETÔNICO</b>								
	CONTEÚDO						PLANTA BAIXA E CORTES DA QUADRA POLIESPORTIVA - NOTAS					
	LOCALIDADE			FINALIDADE								
	BAIRRO SENHORA APARECIDA - MUNICIPIO DE LUZ			PROGRAMA ESPORTE E LAZER NA CIDADE								
ENDERECO		ÁREA CONST.		QUADRA		BAIRRO						
RUA JOSÉ DOMINGOS DE CAMARGOS		1311,00m <sup>2</sup>		---		SENHORA APARECIDA						
PREFEITURA MUNICIPAL DE LUZ			CGC		DATA							
PREF. MUNICIPAL Alton Duarte			18.301.036/0001-70		MAIO/2012							
SECRETARIO DE OBRAS:			CREA		FOLHA							
Roberto Luiz Bastião Pereira			---		01/02							
PROJETO ARQUITETONICO:			FOLHA			01/02						
Marcelo Carvalho Martins		Engenheiro Civil		CREA 82.755/D		---						